

LOCALIZAÇÃO NO GLOBO

Santa Quiteria
 Localização no Estado
 Definição Magnética

COMISSÃO DE LICITAÇÃO - P. 287
 Página


OPERAÇÃO DE LICITAÇÃO Nº 01/2023
 DATA 10/11/2023


PREFEITURA MUNICIPAL DE SANTA QUITERIA
 SECRETARIA DE OBRAS E URBANISMO

CONSTITUIÇÃO DE UMA PRAÇA NO DISTRITO DE TRAPIA
 PREFEITURA MUNICIPAL DE SANTA QUITERIA
 DISTRITO DE TRAPIA, SANTA QUITERIA - CE

ARQUITETA
 - PLANTA BAIXA

01/10

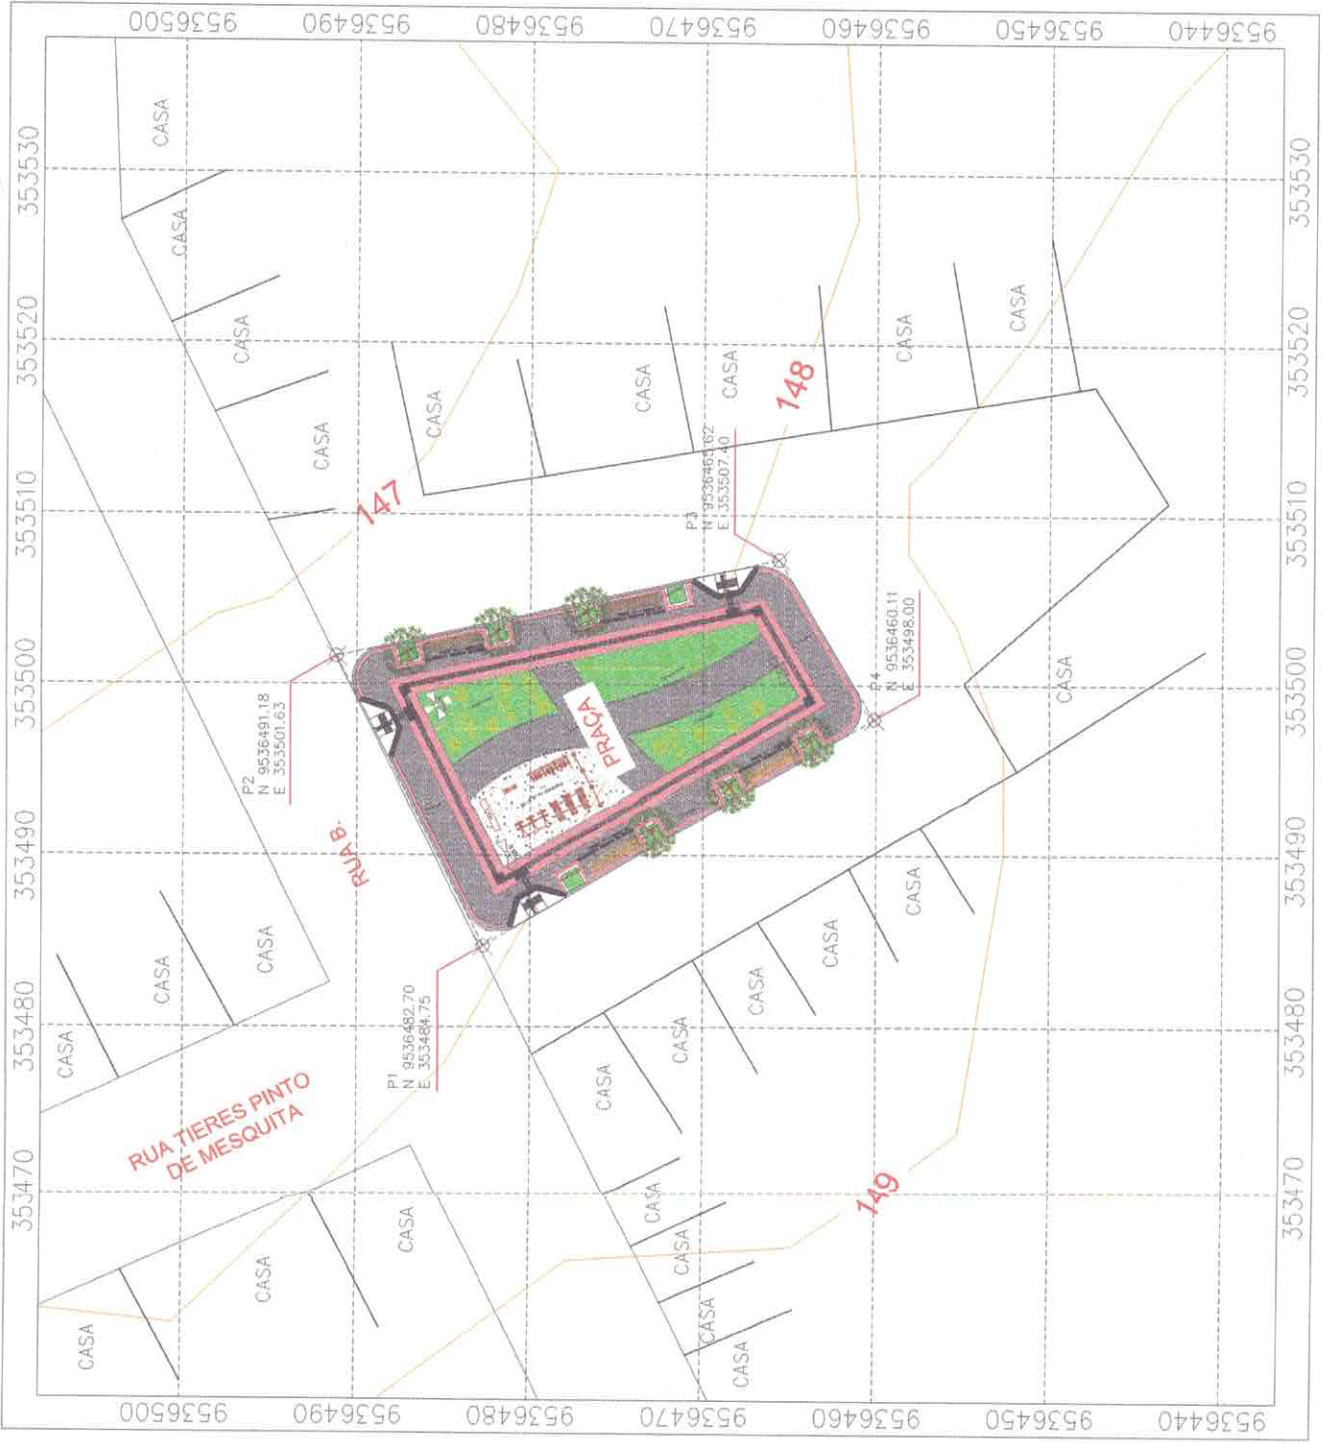


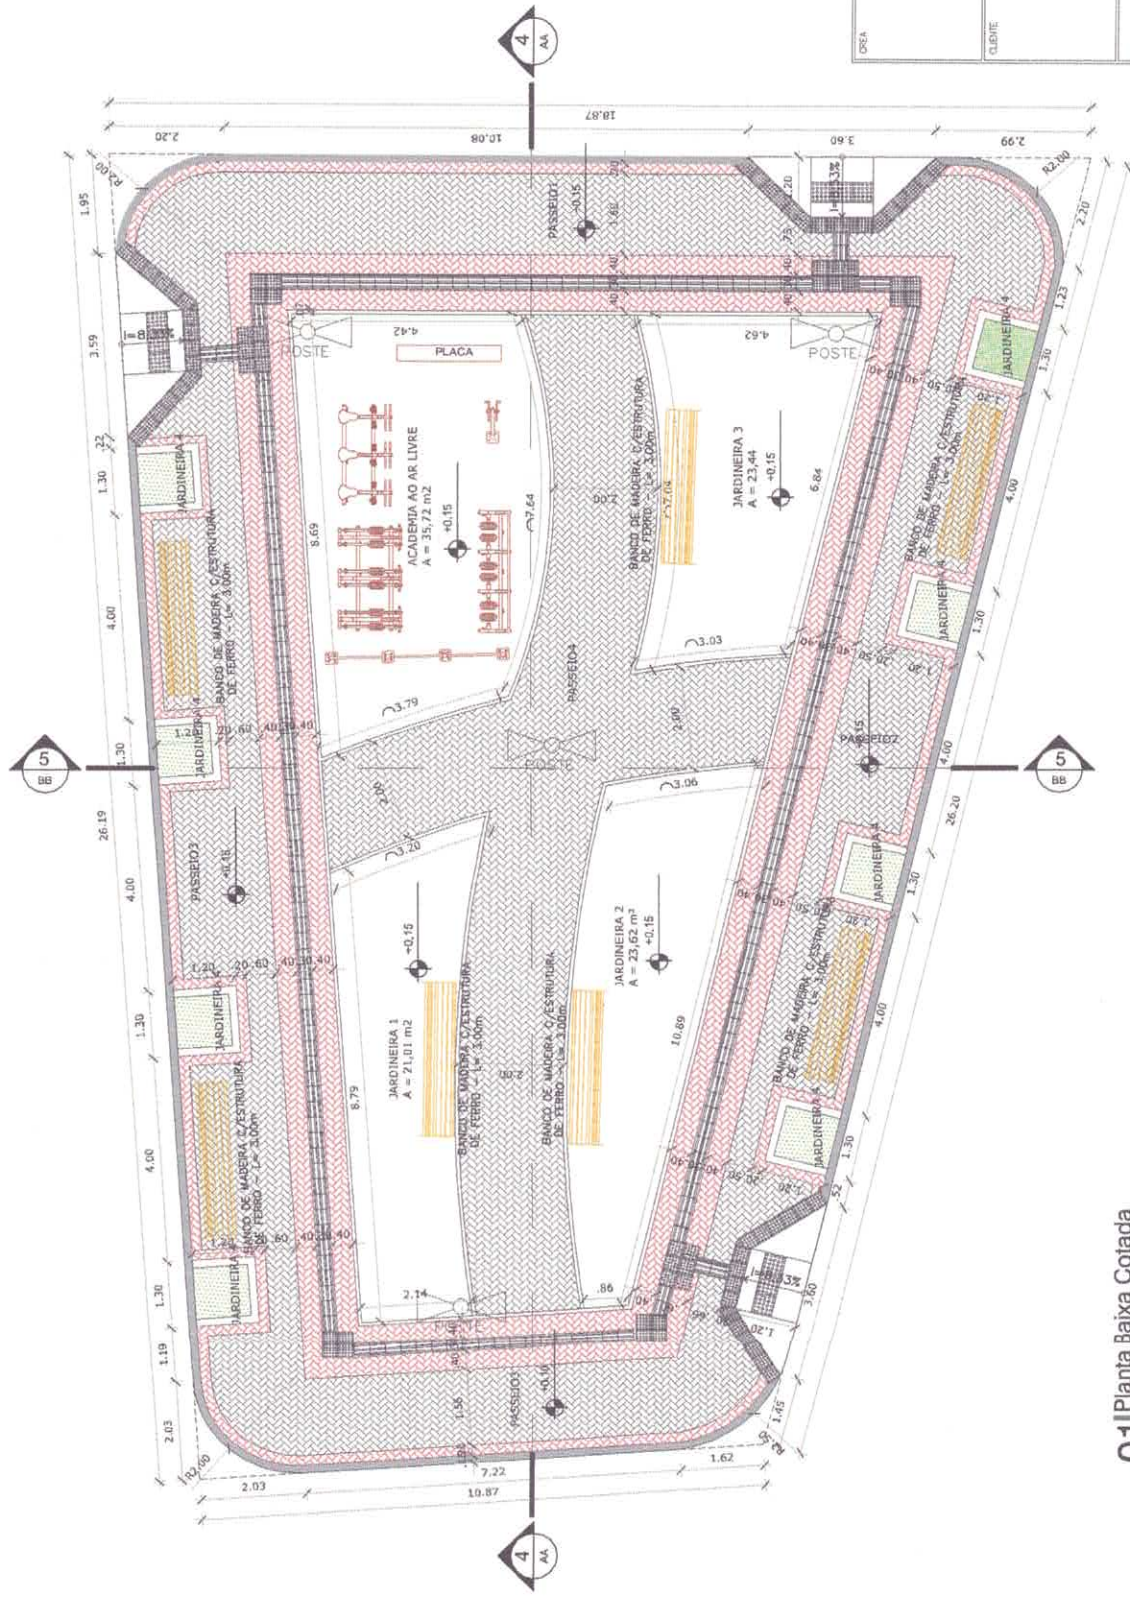

01 Planta Baixa Cotada
Esc. - 1:50





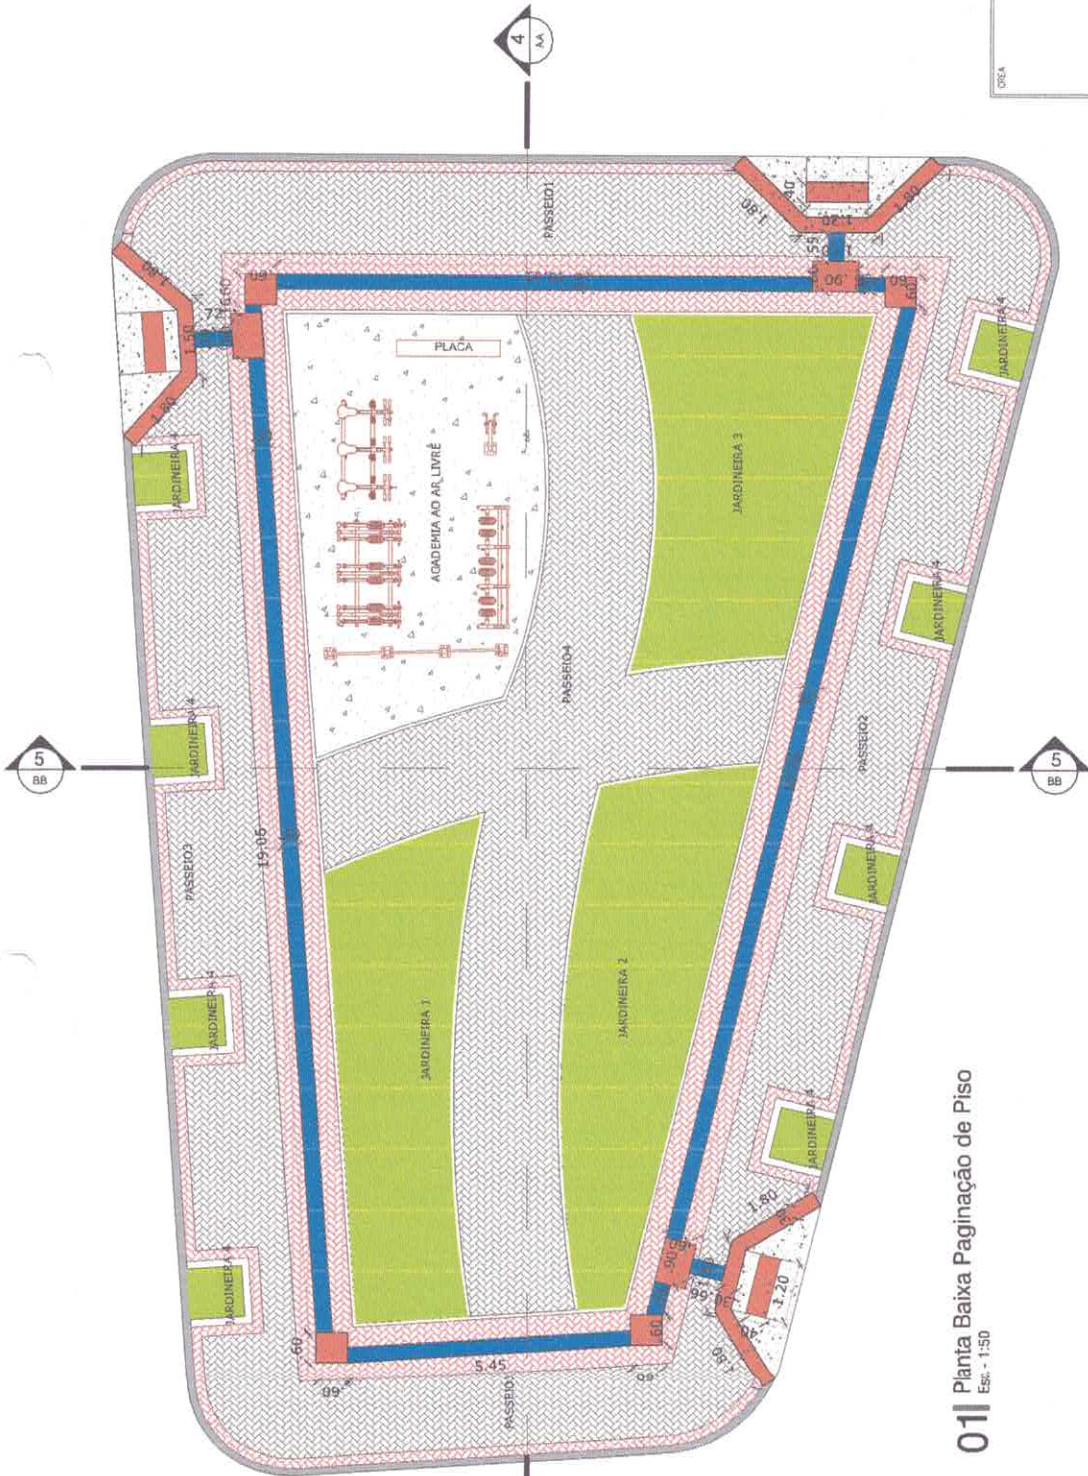

OPERA	DEZEMBRO
CLIENTE	APROVO DA PREFEITURA
PREFEITURA MUNICIPAL DE SANTA QUITERIA SECRETARIA DE OBRAS E URBANISMO	
<small>OBJETO: CONSTRUÇÃO DE UMA PRAÇA NO DISTRITO DE TRAPA</small>	
<small>PROPOSTA MUNICIPAL DE SANTA QUITERIA</small>	
<small>DISTRITO DE TRAPA, SANTA QUITERIA - CE</small>	
<small>PROF. ARQUITETA</small>	
<small>PROJ. Nº</small>	
<small>PLANTA Nº</small>	
<small>DATA</small>	
<small>INDICAÇÃO</small>	
<small>PROPOSTA Nº</small>	
<small>RATIFICADO</small>	
03/10	

PROJETA	ENGENHEIRO
CLIENTE	APROVO DA PREFEITURA
PREFEITURA MUNICIPAL DE SANTA QUIZENA SECRETARIA DE OBRAS E URBANISMO	
OBJETO: CONSTRUÇÃO DE UMA PRAÇA NO DISTRITO DE TRAPA	
CLIENTE: PREFEITURA MUNICIPAL DE SANTA QUIZENA	
ENDEREÇO: DISTRITO DE TRAPA, SANTA QUIZENA - CE.	
PROJETO: ARQUITETURA	
DATA: 04/10/2021	
LOCAL: SANTA QUIZENA	
FOLHA: 01 DE 01	




01 Planta Baixa Paginação de Piso

Escala - 1:50



- 
 FORRADO EM GRAMA ESMERALDO
 A = 80,55 M2
- 
 PISO TÁTO DE DIRECIONAL DE CONCRETO NA COR BEGE
 A = 17,03 M2
- 
 PISO TÁTO DE ALERTA DE CONCRETO NA COR BEGE
 A = 9,09 M2
- 
 PISO INTERTRAVADO TIPO TIOILINHO (20 X 10 X 4 CM), CINZA -
 PAGINAÇÃO ESPINHA DE PEIXE
 A = 147,48 M2
- 
 PISO INTERTRAVADO TIPO TIOILINHO (20 X 10 X 4 CM), VERMELHO -
 PAGINAÇÃO ESPINHA DE PEIXE
 A = 64,36 M2
- 
 PISO CIMENTADO CARGAMASSA DE
 CIMENTO FÁBICA TRACCO 1.4
 A = 44,36 M2

DESA	ENGENHEIRO		
CLIENTE	APROVA DA PREFEITURA		
PREFEITURA MUNICIPAL DE SANTA QUITÉRIA SECRETARIA DE OBRAS E URBANISMO			
PROJETO DE: CONSTRUÇÃO DE UMA PRAÇA NO DISTRITO DE TRAPA LOCAL: PREFEITURA MUNICIPAL DE SANTA QUITÉRIA DISTRITO DE TRAPA, SANTA QUITÉRIA - CE. PROJETISTA:			
ÁREA	RECEBA	DATA	FOLHA Nº
- MOBILIÁRIO	REV. 02/1	05/10	05/10

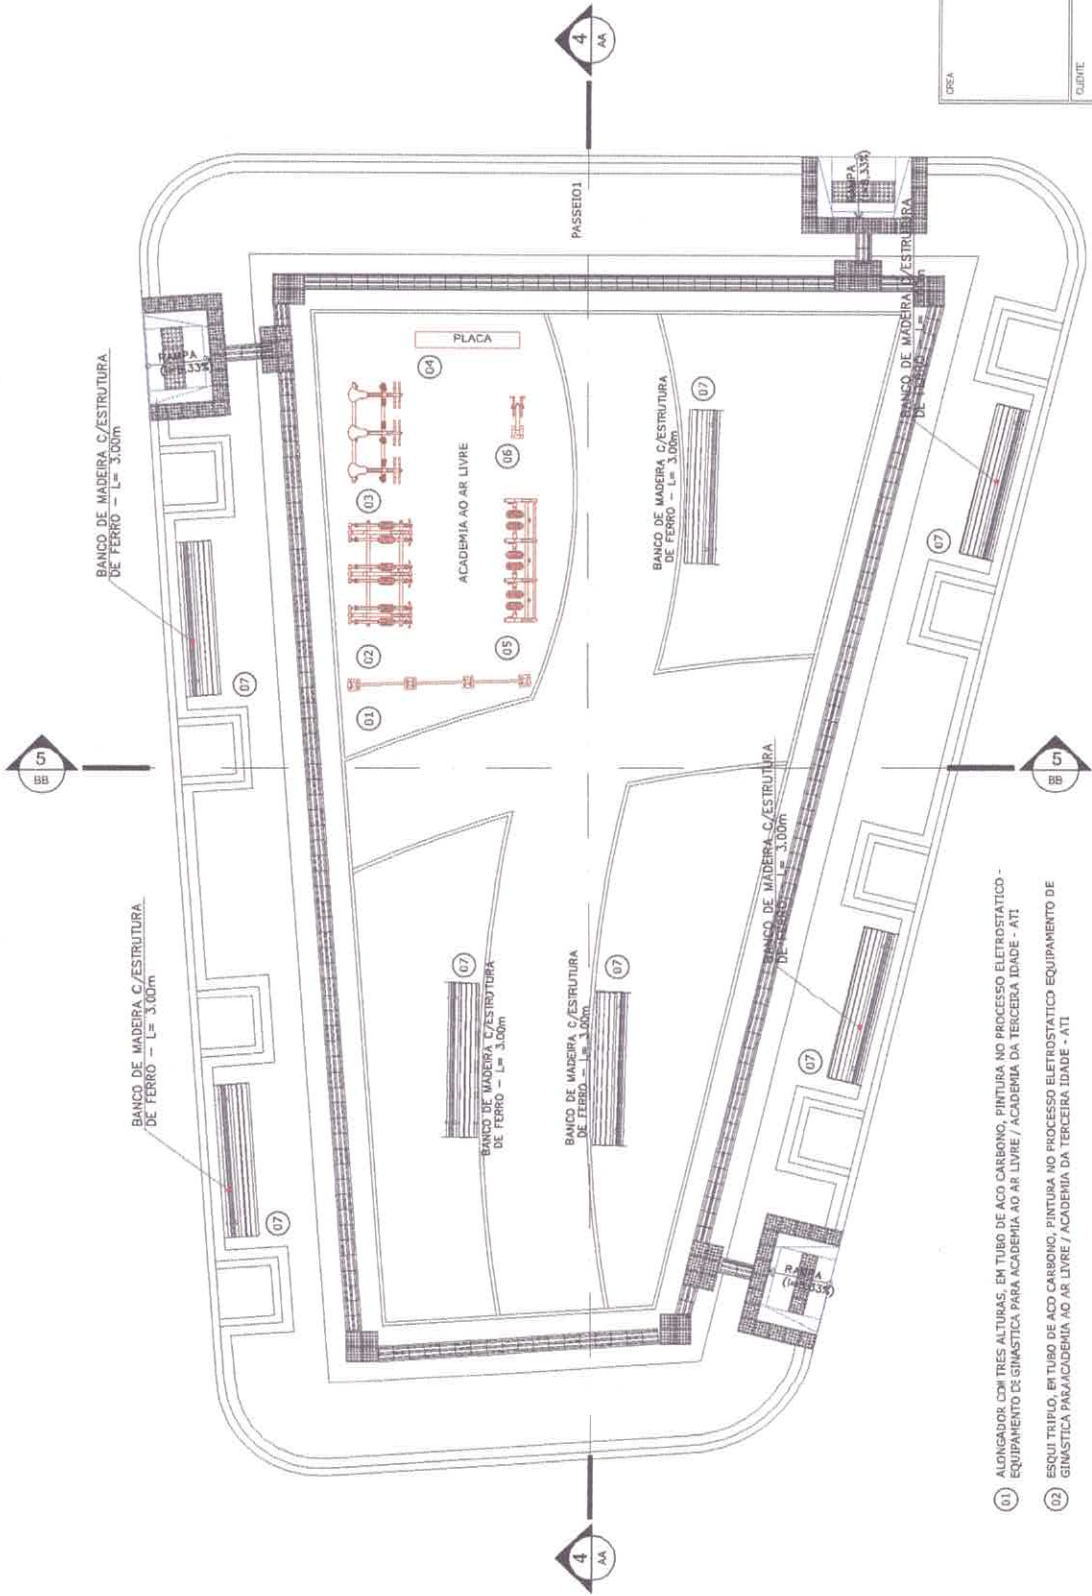


01| Planta de Layout Mobiliário
Esc. - 1:50

- (01) ALONGADOR COM TRES ALTURAS, EM TUBO DE AÇO CARBONO, PINTURA NO PROCESSO ELETROSTÁTICO - EQUIPAMENTO DE GINÁSTICA PARA ACADEMIA AO AR LIVRE / ACADEMIA DA TERCEIRA IDADE - AT
- (02) ESQUI TRÍPLIO, EM TUBO DE AÇO CARBONO, PINTURA NO PROCESSO ELETROSTÁTICO EQUIPAMENTO DE GINÁSTICA PARA ACADEMIA AO AR LIVRE / ACADEMIA DA TERCEIRA IDADE - AT
- (03) SIMULADOR DE AVANÇADA TRÍPLIO, EM TUBO DE AÇO CARBONO, PINTURA NO PROCESSO ELETROSTÁTICO - EQUIPAMENTO DE GINÁSTICA PARA ACADEMIA AO AR LIVRE / ACADEMIA DA TERCEIRA IDADE - AT
- (04) PLACA ORIENTATIVA SOBRE EXERCÍCIOS, 2,00M X 1,00M, EM TUBO DE AÇO CARBONO, PINTURA NO PROCESSO ELETROSTÁTICO - PARA ACADEMIA AO AR LIVRE / ACADEMIA DA TERCEIRA IDADE - AT
- (05) SIMULADOR DE AMINHADA TRÍPLIO, EM TUBO DE AÇO CARBONO, PINTURA NO PROCESSO ELETROSTÁTICO - EQUIPAMENTO DE GINÁSTICA PARA ACADEMIA AO AR LIVRE / ACADEMIA DA TERCEIRA IDADE - AT
- (06) ROTACAO VERTICAL DUPLIO, EM TUBO DE AÇO CARBONO, PINTURA NO PROCESSO ELETROSTÁTICO - EQUIPAMENTO DE GINÁSTICA PARA ACADEMIA AO AR LIVRE / ACADEMIA DA TERCEIRA IDADE - AT
- (07) BANCO DE MADEIRA C/ESTRUTURA DE FERRO - L= 3,00m

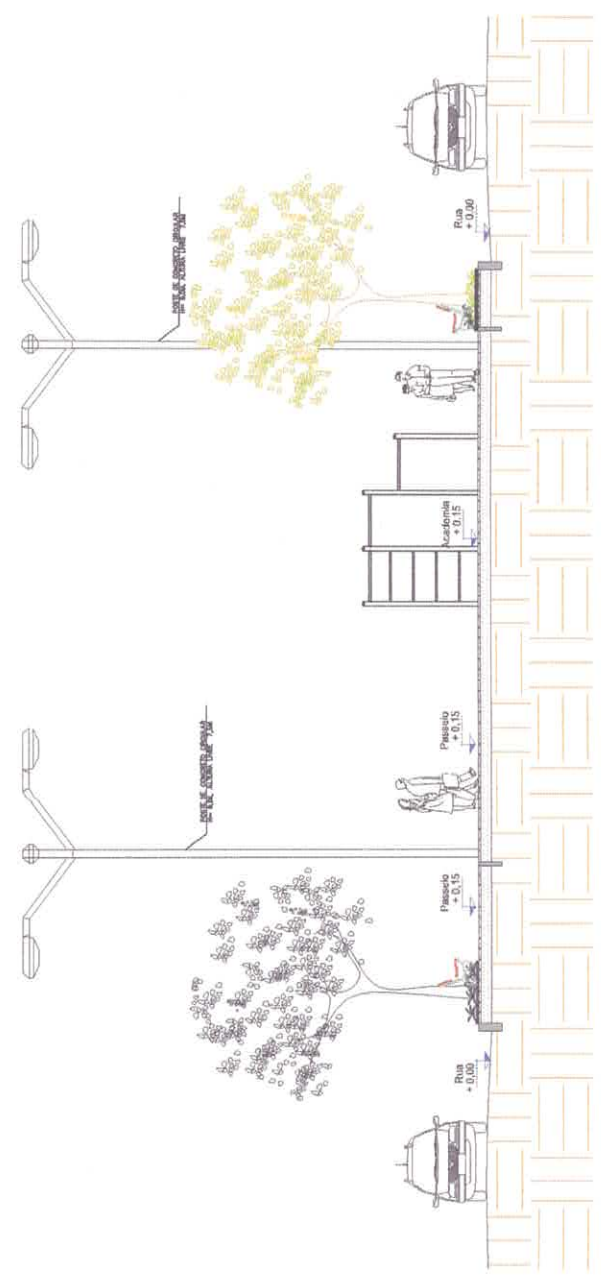
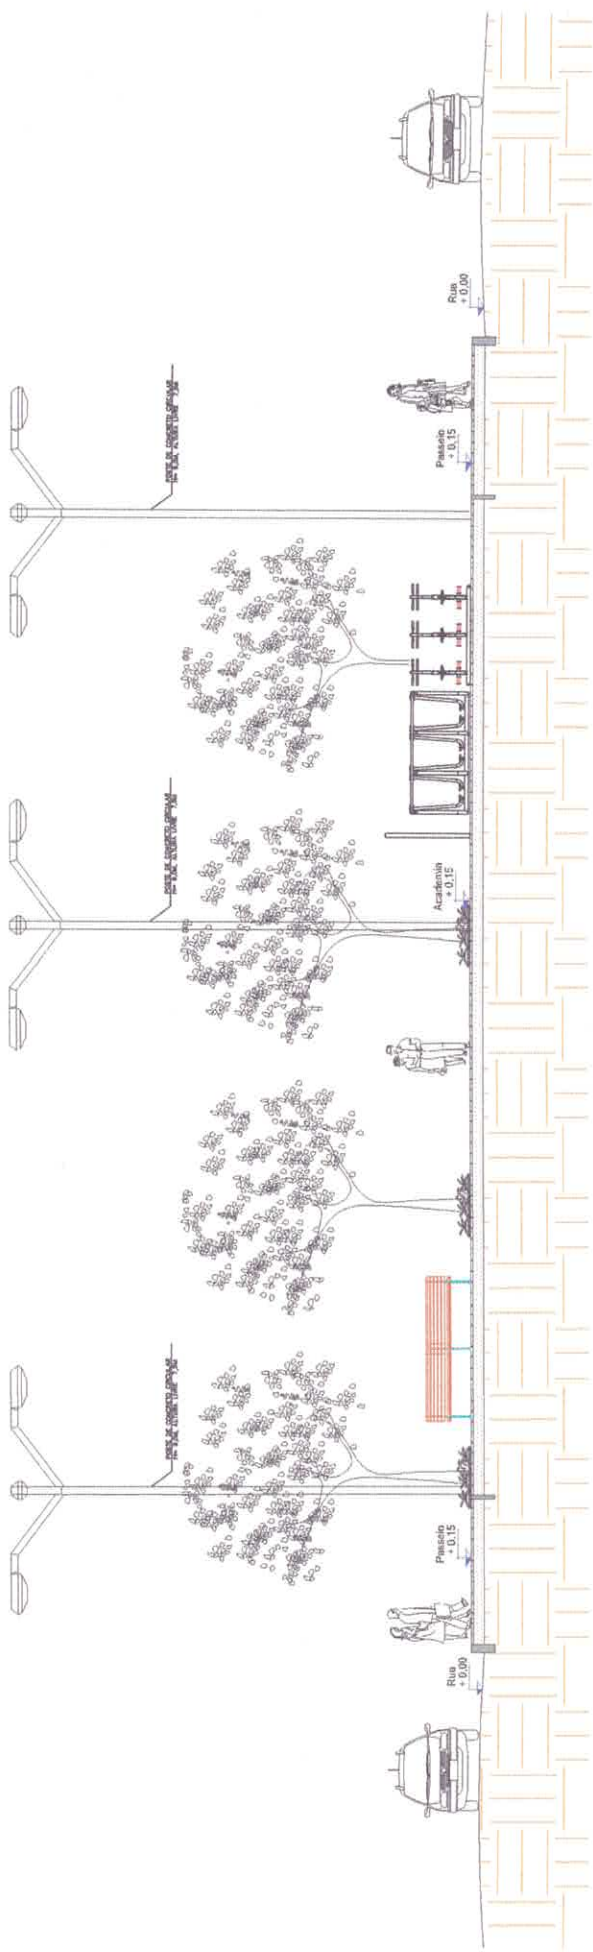


ENGENHEIRO	
CLIENTE	APROVO DA PREFEITURA
PREFEITURA MUNICIPAL DE SANTA QUIÉTÉRIA SECRETARIA DE OBRAS E URBANISMO	
CONSERVAÇÃO DE UMA PRAÇA NO DISTRITO DE TRAPAL	
PREFEITURA MUNICIPAL DE SANTA QUIÉTÉRIA	
DISTRITO DE TRAPAL, SANTA QUIÉTÉRIA - CE	
ARQUITETA - CONFERE	
PROJ.	REV.
REV. 01	REV. 02
REV. 03	REV. 04
REV. 05	REV. 06
REV. 07	REV. 08
REV. 09	REV. 10
REV. 11	REV. 12
REV. 13	REV. 14
REV. 15	REV. 16
REV. 17	REV. 18
REV. 19	REV. 20
REV. 21	REV. 22
REV. 23	REV. 24
REV. 25	REV. 26
REV. 27	REV. 28
REV. 29	REV. 30
REV. 31	REV. 32
REV. 33	REV. 34
REV. 35	REV. 36
REV. 37	REV. 38
REV. 39	REV. 40
REV. 41	REV. 42
REV. 43	REV. 44
REV. 45	REV. 46
REV. 47	REV. 48
REV. 49	REV. 50
REV. 51	REV. 52
REV. 53	REV. 54
REV. 55	REV. 56
REV. 57	REV. 58
REV. 59	REV. 60
REV. 61	REV. 62
REV. 63	REV. 64
REV. 65	REV. 66
REV. 67	REV. 68
REV. 69	REV. 70
REV. 71	REV. 72
REV. 73	REV. 74
REV. 75	REV. 76
REV. 77	REV. 78
REV. 79	REV. 80
REV. 81	REV. 82
REV. 83	REV. 84
REV. 85	REV. 86
REV. 87	REV. 88
REV. 89	REV. 90
REV. 91	REV. 92
REV. 93	REV. 94
REV. 95	REV. 96
REV. 97	REV. 98
REV. 99	REV. 100

MUDANÇA DE DIREÇÃO - ENCONTRO DE TRÊS FAIXAS DIRECIONAIS ORTOGONAIS

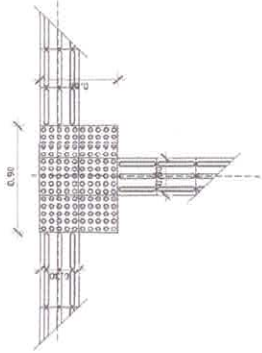


MUDANÇA DE DIREÇÃO (90° ≤ X ≤ 150°)

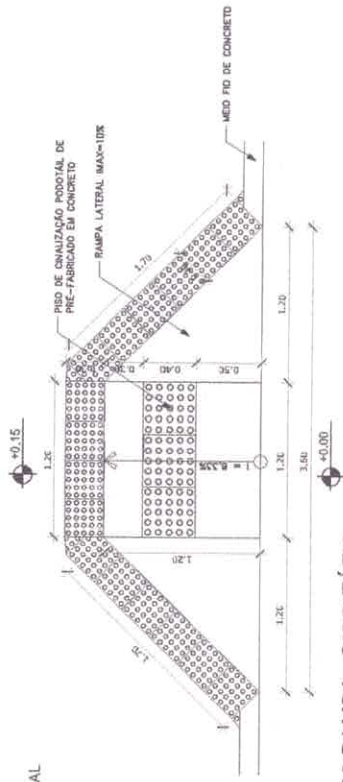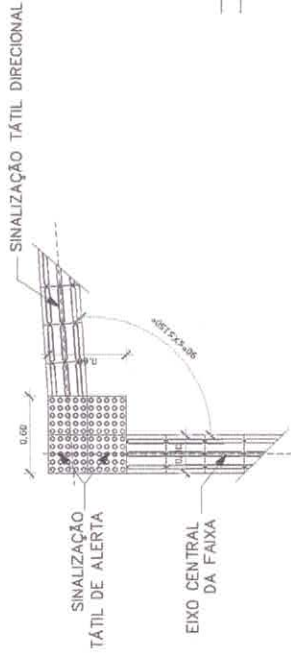


01 DET. - 01 PISO TÁTIO MUDANÇA DE DIREÇÃO Esc. - 1:20

02 DET. - 02 PISO TÁTIO MUDANÇA DE DIREÇÃO Esc. - 1:20


03 DET. - 03 RAMPA - PISO TÁTIO REBAIXAMENTO DE CALÇADA Esc. - 1:20

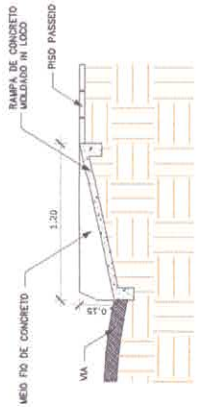


04 DET. - 04 RAMPA CORTE TRANSVERSAL Esc. - 1:20

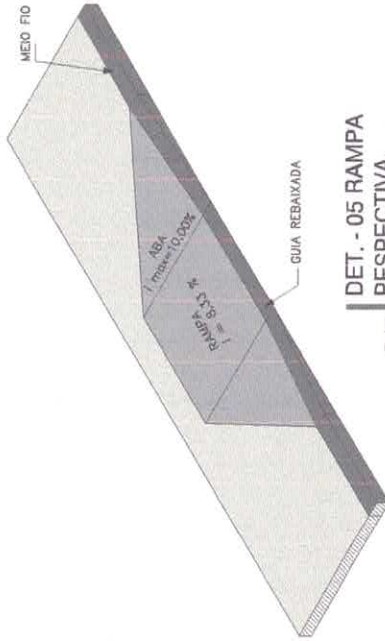

05 DET. - 05 RAMPA PERSPECTIVA Esc. - 1:25

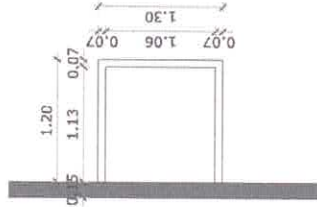

06 DET. - 06 JARDINEIRA PLANTA BAIXA Esc. - 1:20

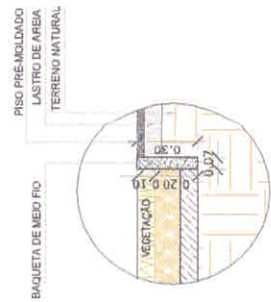


07 DET. - 07 JARDINEIRA DETALHE 1 Esc. - 1:10





08 DET. - 08 JARDINEIRA DETALHE 2 Esc. - 1:10




UNEA	PROFESSOR
CLIENTE	APROVO DA PREFEITURA
PREFEITURA MUNICIPAL DE SANTA QUITÉRIA SECRETARIA DE OBRAS E URBANISMO	
CONDIÇÃO DE UMA FAIXA NO DISTRITO DE TRAJÁ PREFEITURA MUNICIPAL DE SANTA QUITÉRIA	
DISTRITO DE TRAJÁ, SANTA QUITÉRIA - CE	
ARQUITETA	
INDICADA	DATA
RAULSON BENO	NOV/2021
07/10	

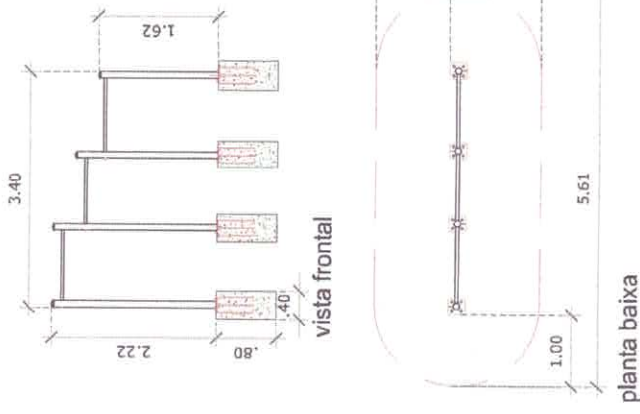



01 DET. - 01 EQUIPAMENTOS
BARRA PARALELA
Esc. - 1:35

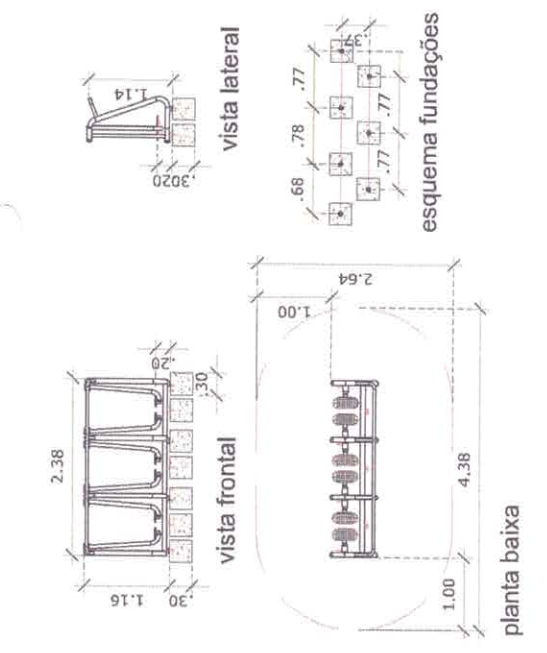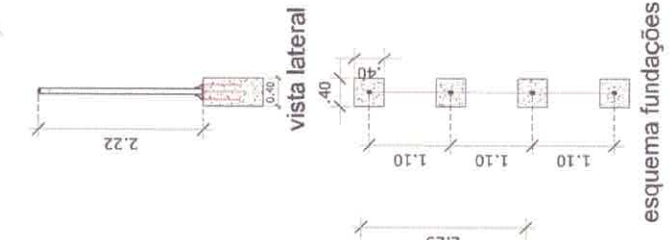


02 DET. - 02 EQUIPAMENTOS
SIMULADOR DE CAMINHADA
Esc. - 1:35

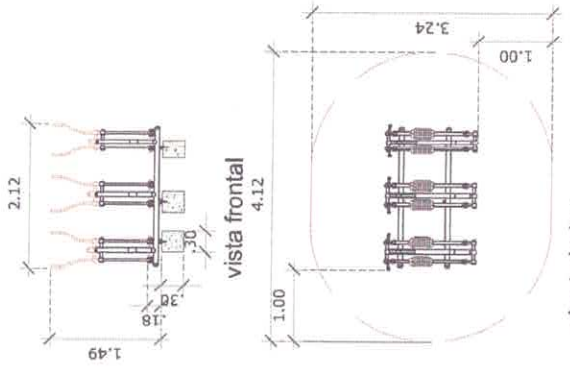

04 DET. - 04 EQUIPAMENTOS
ESQUI TRIPLO
Esc. - 1:35

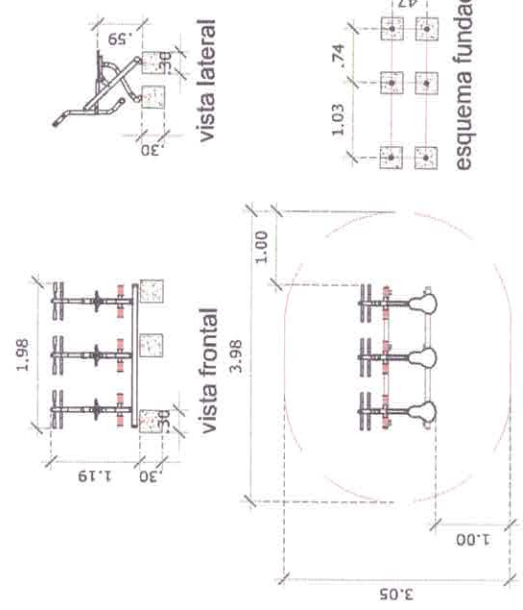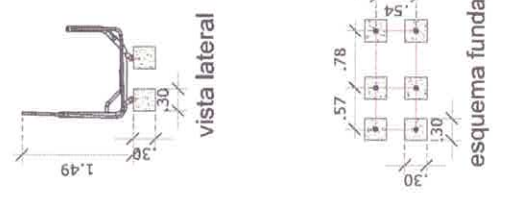

05 DET. - 05 EQUIPAMENTOS
SIMULADOR DE CAVALGADA
Esc. - 1:35

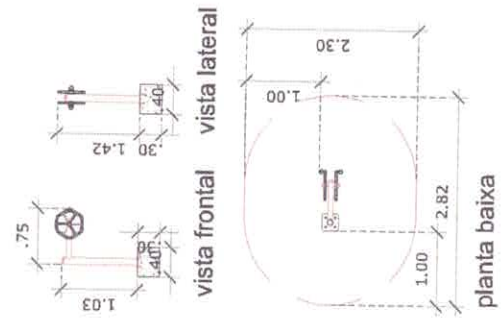

03 DET. - 03 EQUIPAMENTOS
ROTACÃO VERTICAL DUPLO
Esc. - 1:35




ORÇ.	ENGENHEIRO	
CLIENTE	APROVO DA PROPOSTA	
PREFEITURA MUNICIPAL DE SANTA QUITERIA SECRETARIA DE OBRAS E URBANISMO		
CONTRIBUIÇÃO DE UMA PRACA NO DISTRITO DE TRASH		
PREFEITURA MUNICIPAL DE SANTA QUITERIA		
DISTRITO DE TRASH, SANTA QUITERIA - CE		
ARQUITETA		
- EQUIPAMENTOS		
INDICAR	DATA	INDICAR
RAVALDIR BEZOUZ		08/10

LEGENDA


	ALIMENTADOR PRENAL
	HIDRÔMETRO
	REGISTRO BRUTO GAVETA INDUSTRIAL C/ PVC SOLDAVEL - RG
	REGISTRO BRUTO GAVETA EUROPA C/ PVC SOLDAVEL - RG
	REGISTRO DE PRESSÃO C/ PVC SOLDAVEL - RP
	REGISTRO DE GAVETA C/ CROMADA DROMADA C/ PVC SOLDAVEL - RG
	VÁLVULA DE DESCARGA C/ PVC SOLDAVEL - VD
	CAIXA DE INSPEÇÃO E MANEIO C/ TAPAS DE CONCRETO

LEGENDA DAS INDICAÇÕES


BN	Barrameda com patão de 90° - 25 mm - 102°
BB	Defletores com patão de 90° - 25 mm - 102°
CH	Choverem - 25mm x 102°
DH	Ducha Higiênica - 25 mm x 102°
METRO	Medidor Hidrômetro - cavalete 102° Tige
LV	Lavatório com patão de 90° - 25 mm - 102°
MUR	Margina de lavar sapato com Tm de 90° - 25 mm - 341°
RIA	Plq de rachota com patão de 90° - 25 mm - 102°
PR	Paralelador com patão RP - 25 mm - 102°
PP	Rapido de Pressão com PVC soldavel - 25 mm - 102°
RG	Registro de gaveta cromada C/ PVC soldavel - 341°
TUR	Tanque de lavar com patão de 90° - 25 mm - 341°
TJ	Torneira de jardim - 25 mm x 102°
VD	Válvula de descarga C/ PVC soldavel - 102°
VS	Vaso sanitário com válvula de descarga - 102°
M.L.	Lava louças com adho de 90° - 25 mm - 102°

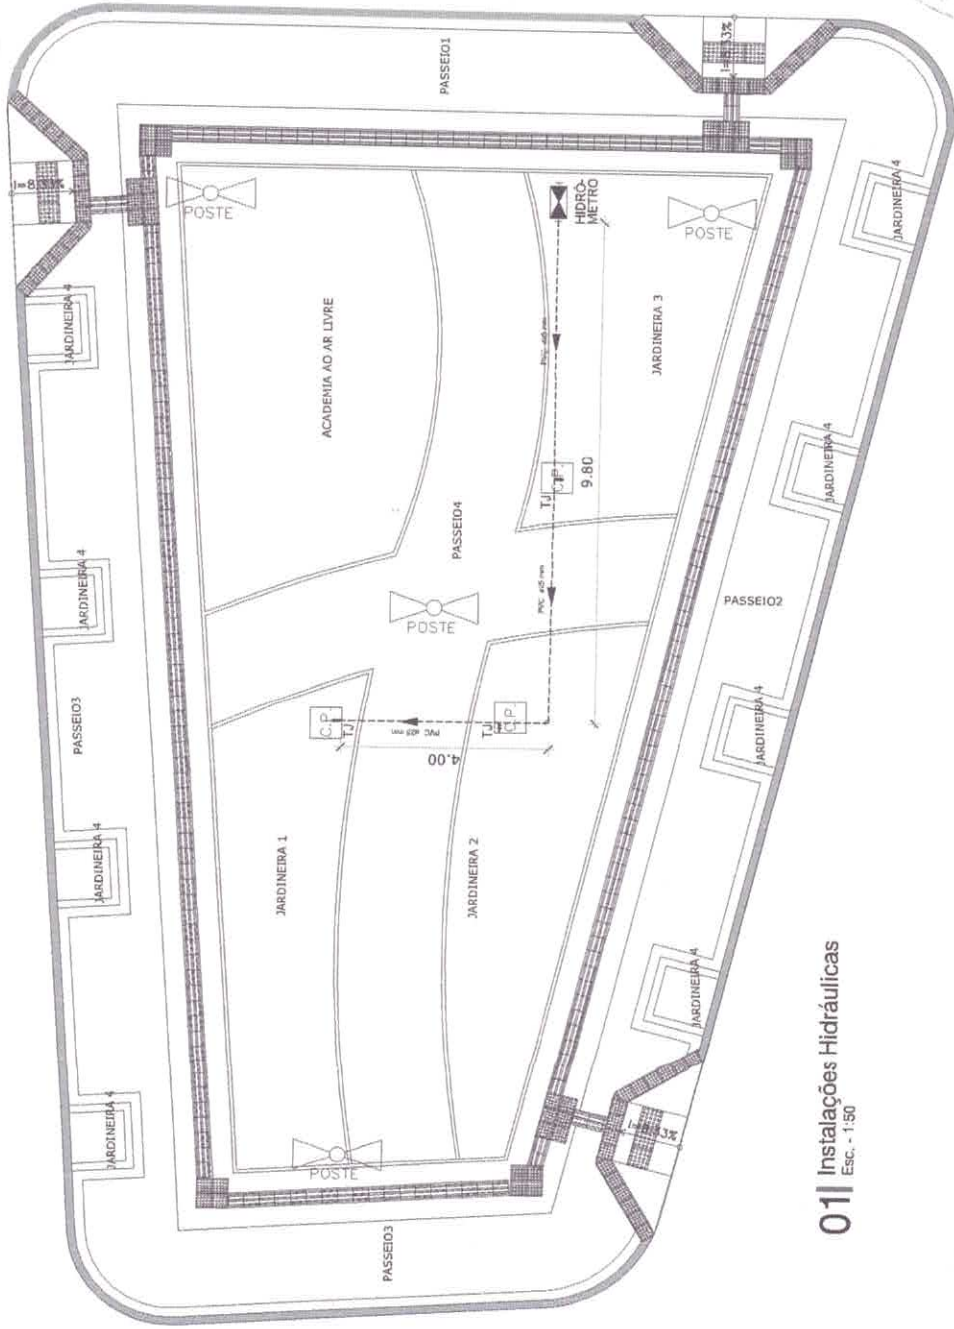

01 | Instalações Hidráulicas
Esc. - 1:50

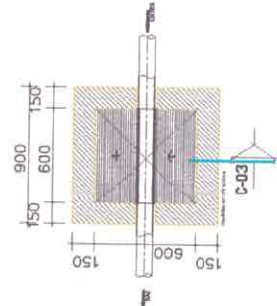

02 | Planta Baixa
Caixa de Inspeção
Sem Escala

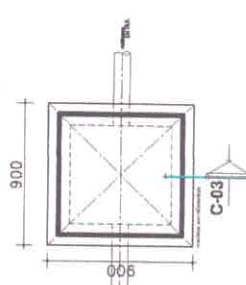

03 | Vista Superior
Caixa de Inspeção
Sem Escala



04 | Corte C-03
Caixa de Inspeção
Sem Escala



PROJETA	INGENHEIRO
CLIENTE	ARQUIVO DA PREFEITURA
PREFEITURA MUNICIPAL DE SANTA QUITERIA SECRETARIA DE OBRAS E URBANISMO	
LOCAL: COMPLEXO DE LAA PEÇA, NO DISTRITO DE TIPIAIA	
MUNICÍPIO: PREFEITURA MUNICIPAL DE SANTA QUITERIA	
PROPOSTA: PLANTA BAIXA	
PROJETO: PROJETO HIDRÁULICO	DATA: 10/10/2021
PROJETA: RICKYARA	PROJETA: RAULTON BEBEO
PROJETA: RICKYARA	PROJETA: RAULTON BEBEO